



OPRACOWANIA

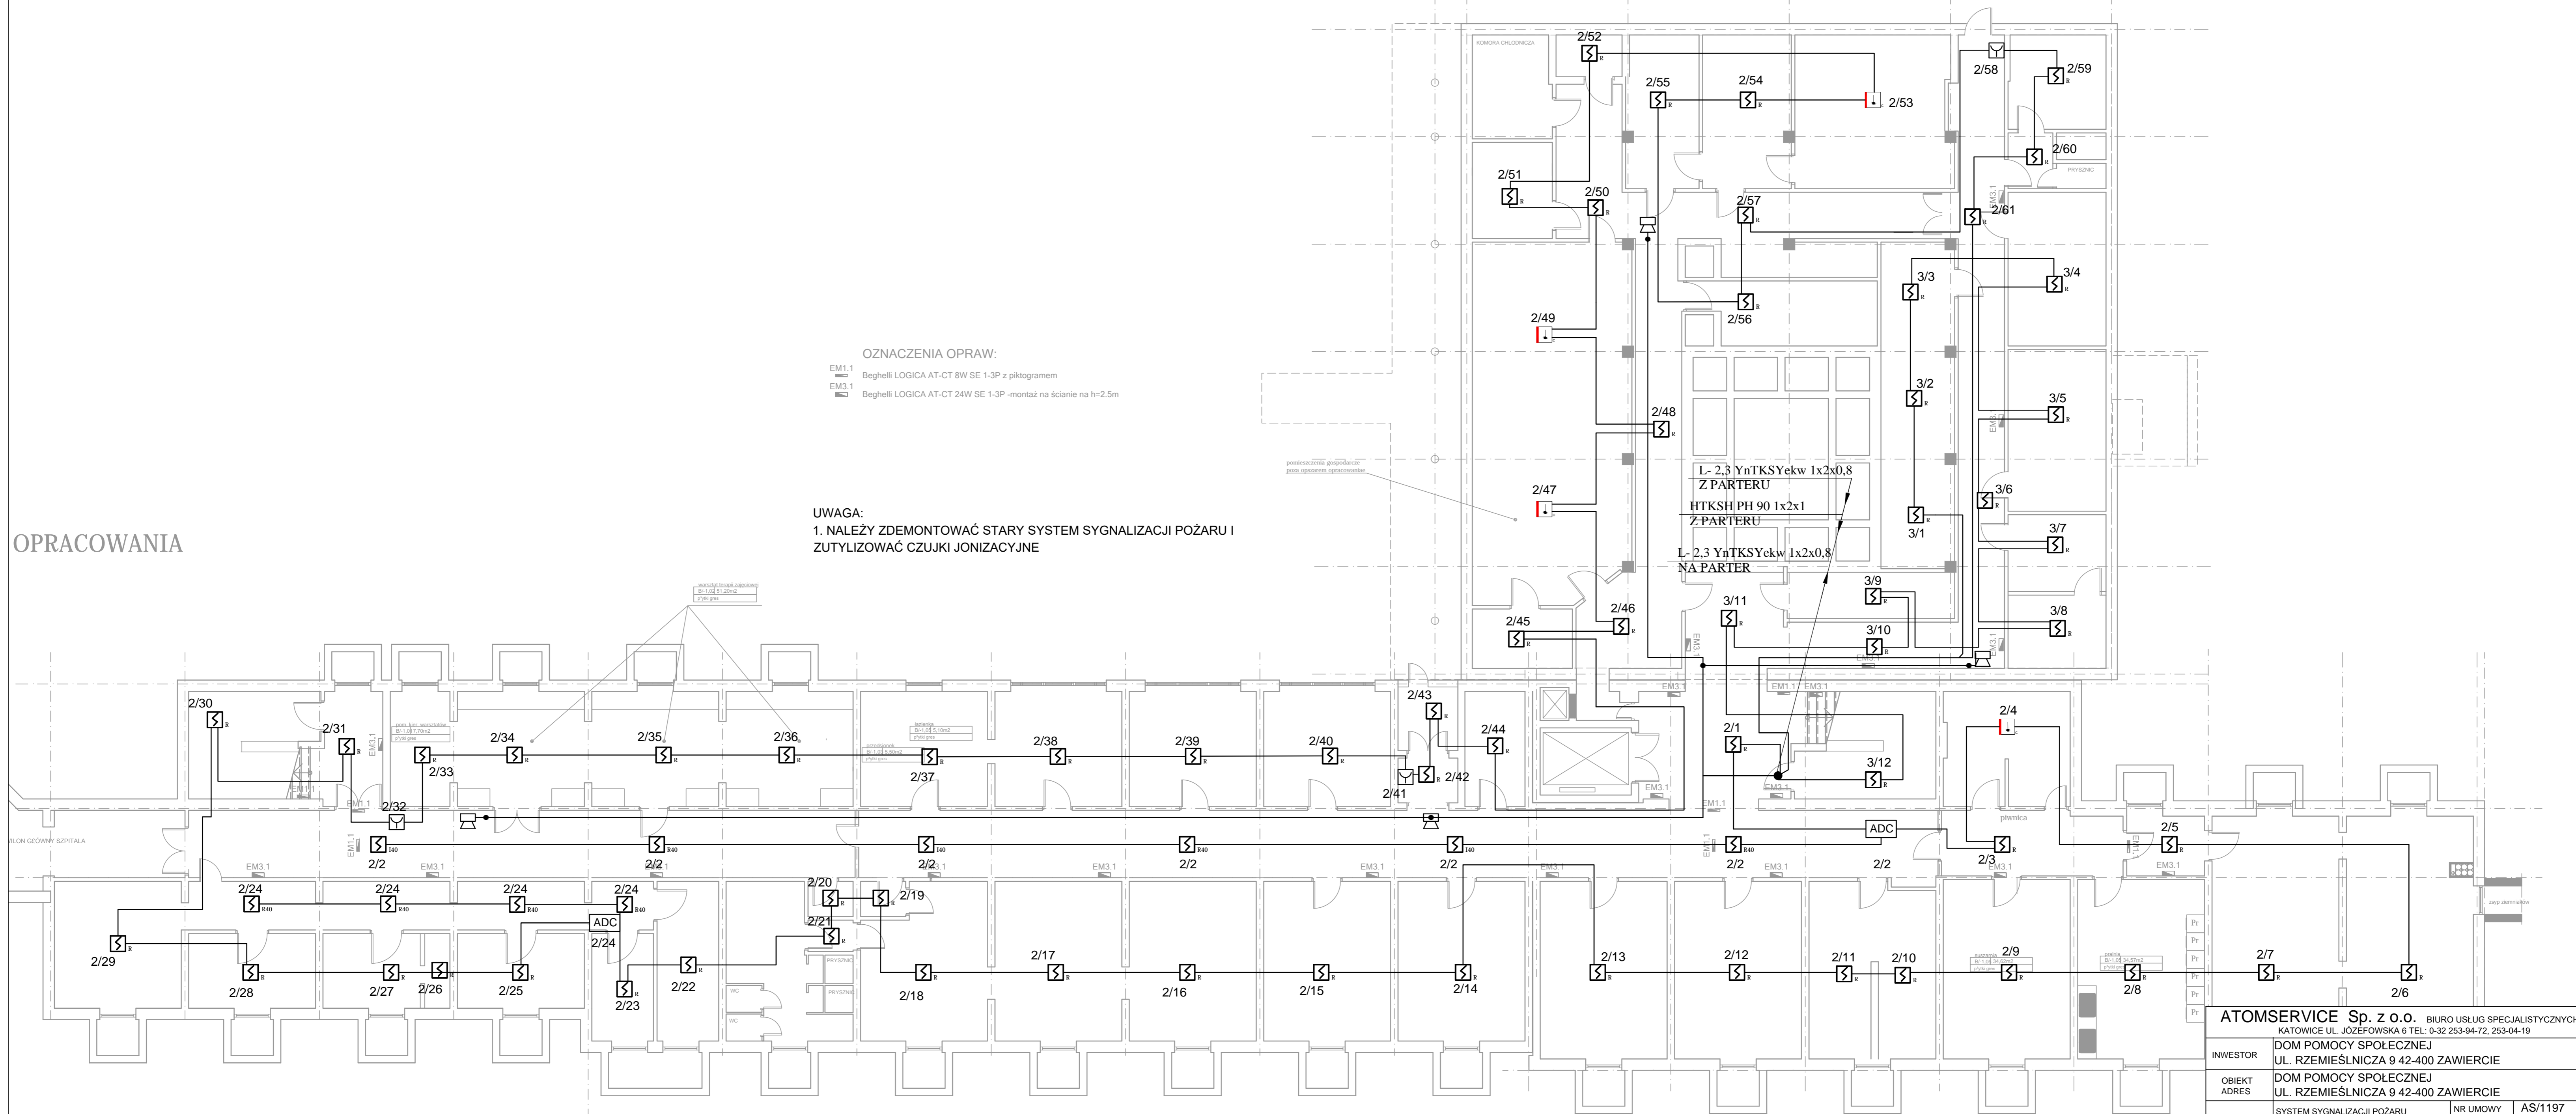

OZNACZENIA OPRAW:  
 EM1.1 Beghelli LOGICA AT-CT 8W SE 1-3P z piktogramem  
 EM3.1 Beghelli LOGICA AT-CT 24W SE 1-3P -montaż na ścianie na h=2.5m

UWAGA:  
 1. NALEŻY ZDEMONTOWAĆ STARY SYSTEM SYGNALIZACJI POŻARU I ZUTYLIZOWAĆ CZUJKI JONIZACYJNE

<b>ATOMSERVICE Sp. z o.o.</b> BIURO USŁUG SPECJALISTYCZNYCH KATOWICE UL. JÓZEFOWSKA 6 TEL: 0-32 253-94-72, 253-04-19			
INWESTOR	DOM POMOCY SPOŁECZNEJ UL. RZEMIEŚLNICZA 9 42-400 ZAWIERCIE		
OBIEKT ADRES	DOM POMOCY SPOŁECZNEJ UL. RZEMIEŚLNICZA 9 42-400 ZAWIERCIE		
TREŚĆ RYSUNKU	SYSTEM SYGNALIZACJI POŻARU	NR UMOWY	AS/1197
	RZUT PIWNICY - PLAN INSTALACJI	DATA OPR.	04-2017
PROJEKTOWAŁ	mgr inż. Piotr Mokwa upr. nr SLK/5193/PWOE/13	BRANŻA	ELEKTRYCZNA
		STADIUM	PW
		SKALA	1:100
		NR. RYS	02

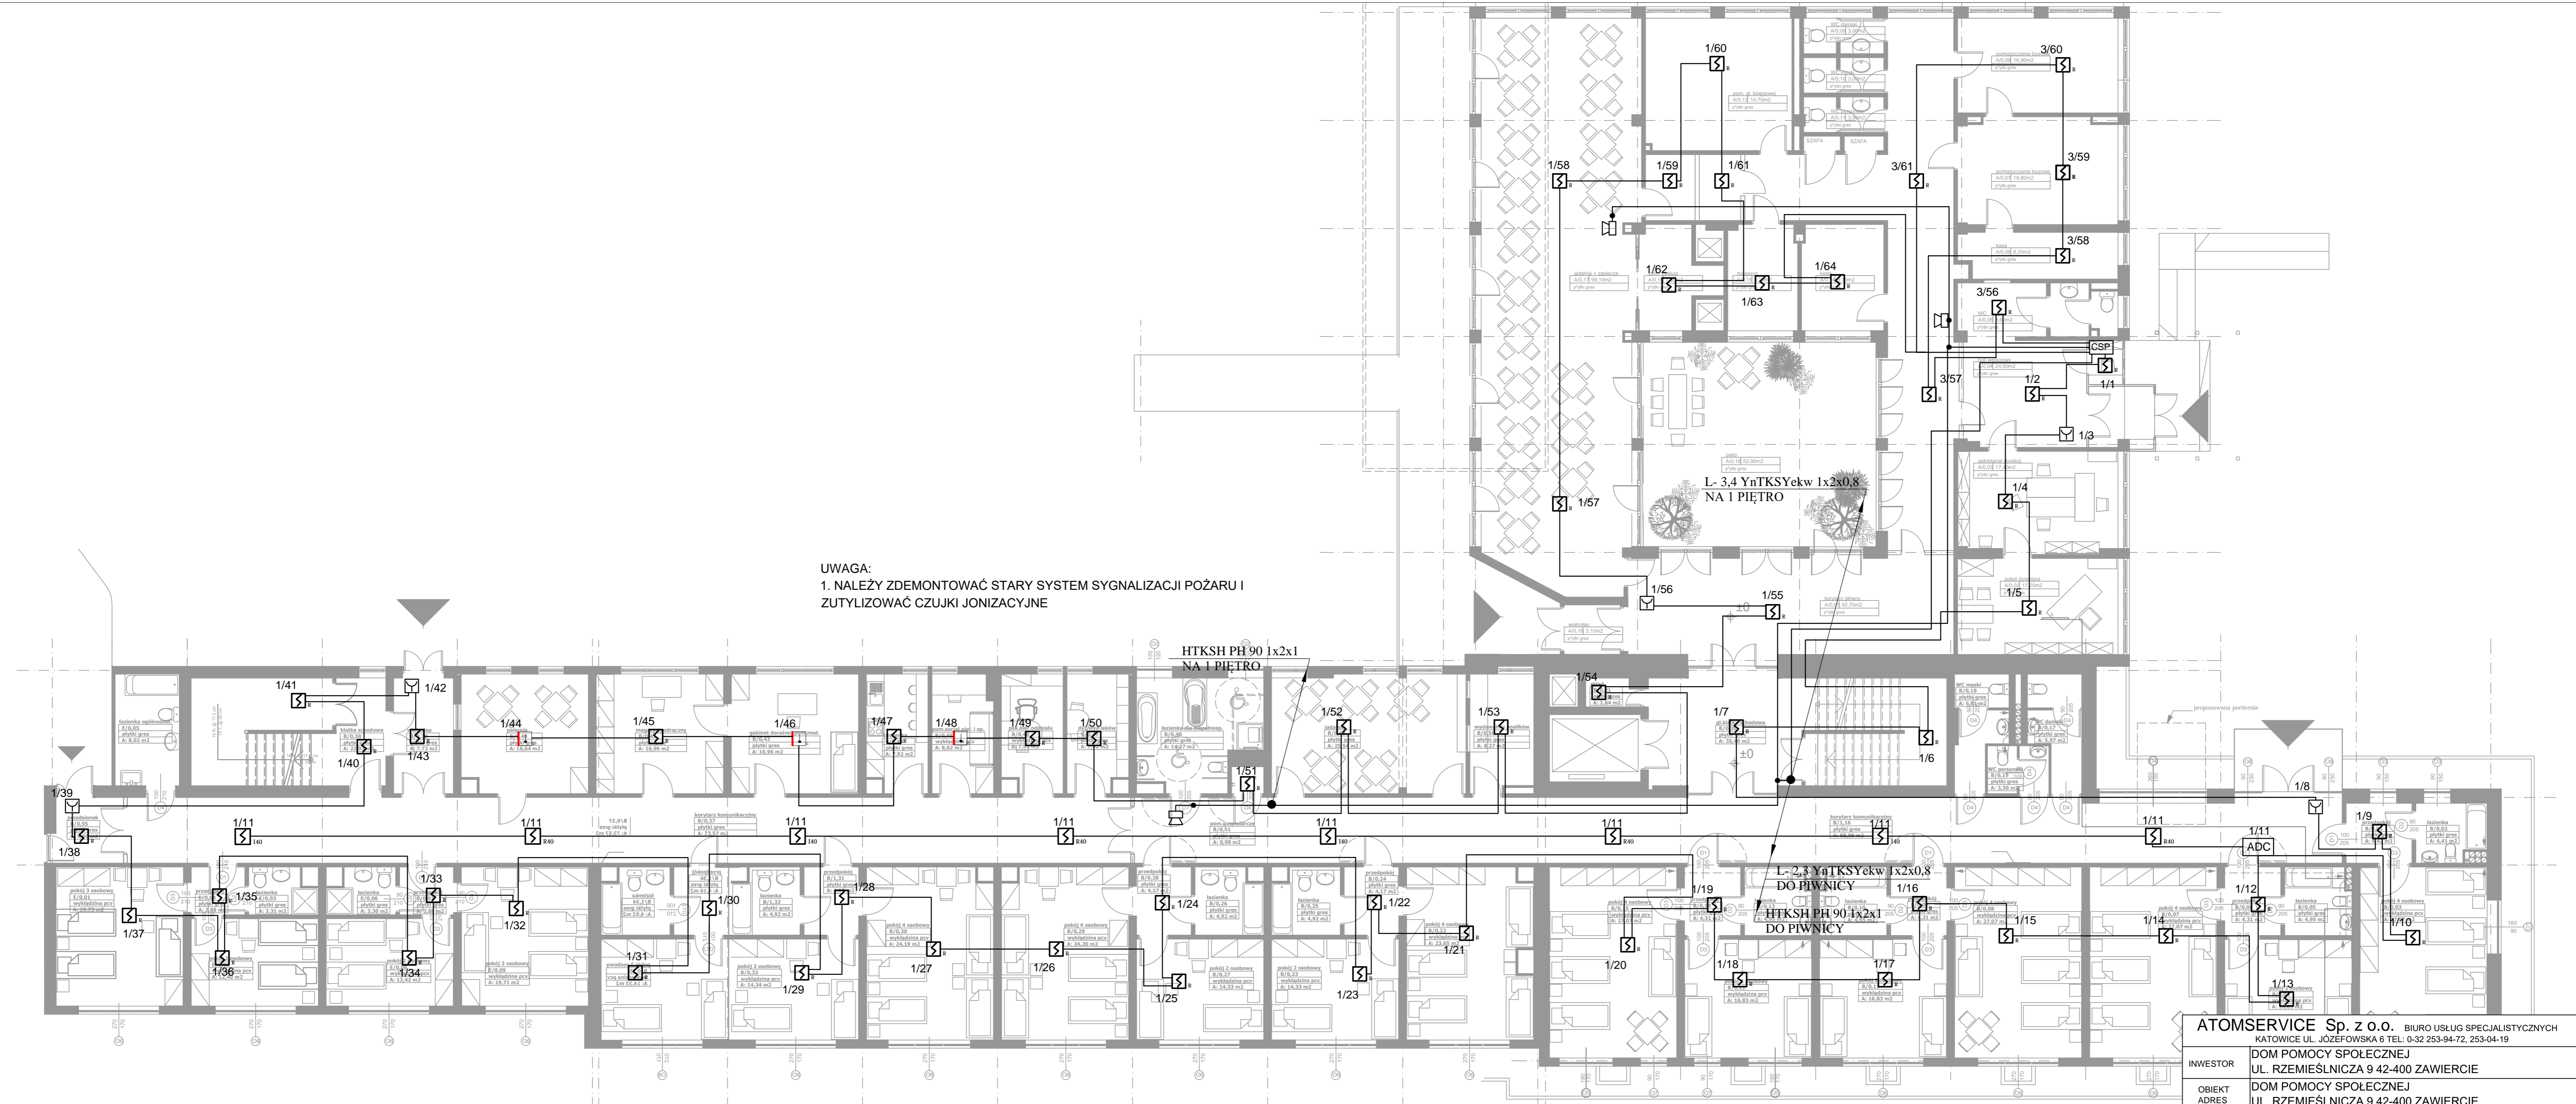


UWAGA:  
 1. NALEŻY ZDEMONTOWAĆ STARY SYSTEM SYGNALIZACJI POŻARU I  
 ZUTYLIZOWAĆ CZUJKI JONIZACYJNE

RZUT PARTERU  
 PLAN INSTALACJI ELEKTRYCZNYCH  
 SKALA 1:100

obszar istniejący

<b>ATOMSERVICE Sp. z o.o.</b> BIURO USŁUG SPECJALISTYCZNYCH KATOWICE UL. JÓZEFOWSKA 6 TEL.: 0-32 253-94-72, 253-04-19			
INWESTOR	DOM POMOCY SPOŁECZNEJ UL. RZEMIEŚNICZA 9 42-400 ZAWIERCIE		
OBIEKT ADRES	DOM POMOCY SPOŁECZNEJ UL. RZEMIEŚNICZA 9 42-400 ZAWIERCIE		
TREŚĆ RYSUNKU	SYSTEM SYGNALIZACJI POŻARU	NR UMOWY	AS/1197
	RZUT PARTERU - PLAN INSTALACJI	DATA OPR.	04-2017
PROJEKTOWAŁ	mgr inż. Piotr Mokwa upr. nr SLK/5193/PW/OE/13	BRANŻA	ELEKTRYCZNA
		STADIUM	PW
		SKALA	1:100
		NR. RYS.	03


UWAGA:  
1. NALEŻY ZDEMONTOWAĆ STARY SYSTEM SYGNALIZACJI POŻARU I  
ZUTYLIZOWAĆ CZUJKI JONIZACYJNE

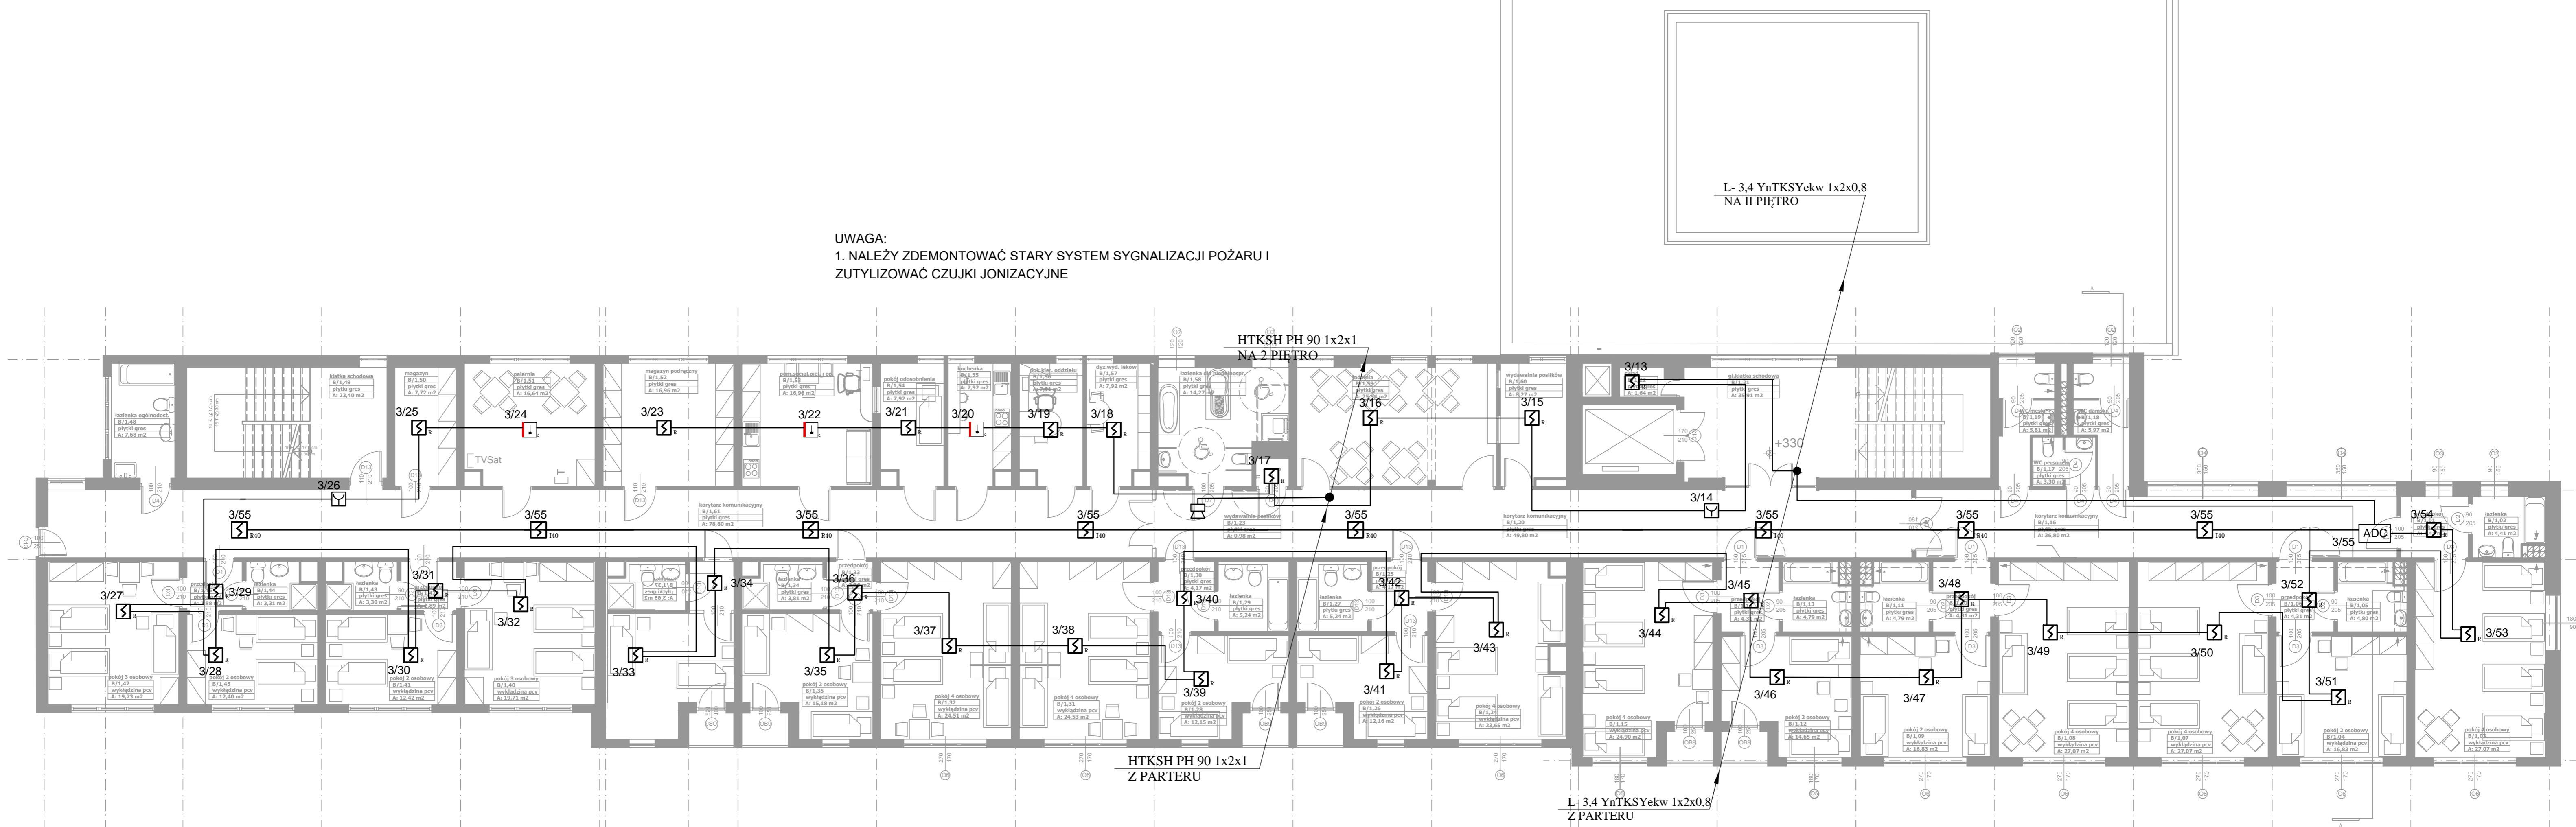

obszar istniejącego opracowania


<b>ATOMSERVICE Sp. z o.o.</b> BIURO USŁUG SPECJALISTYCZNYCH KATOWICE UL. JÓZEFOWSKA 6 TEL: 0-32 253-94-72, 253-04-19			
INWESTOR	DOM POMOCY SPOŁECZNEJ UL. RZEMIEŚLNICZA 9 42-400 ZAWIERCIE		
OBIEKT ADRES	DOM POMOCY SPOŁECZNEJ UL. RZEMIEŚLNICZA 9 42-400 ZAWIERCIE		
TREŚĆ RYSUNKU	SYSTEM SYGNALIZACJI POŻARU	NR UMOWY	AS/1197
	RZUT I PIĘTRA - PLAN INSTALACJI	DATA OPR.	04-2017
PROJEKTOWAŁ	mgr inż. Piotr Mokwa	BRANŻA	ELEKTRYCZNA
	upr. nr SLK/5193/PW/OE/13	STADIUM	PW
		SKALA	1:100
		NR. RYS	04

UWAGA:  
1. NALEŻY ZDEMONTOWAĆ STARY SYSTEM SYGNALIZACJI POŻARU I  
ZUTYLIZOWAĆ CZUJKI JONIZACYJNE

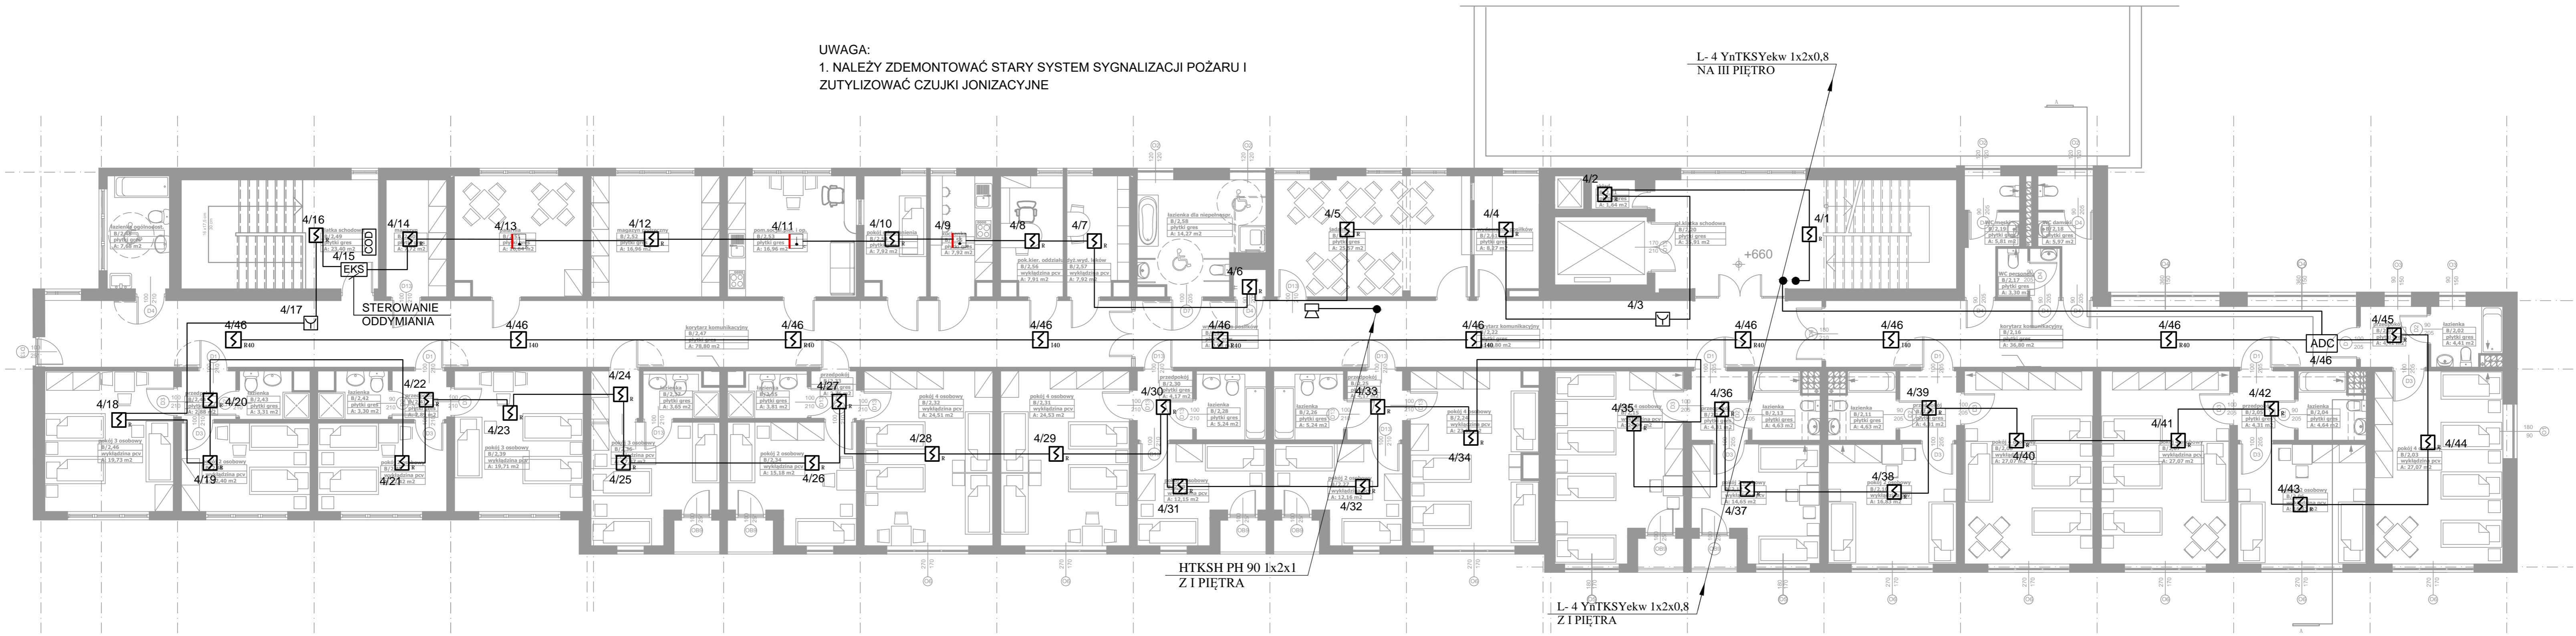

obszar istniejącego opracowania   
PIĘTRO II

ATOMSERVICE Sp. z o.o. BIURO USŁUG SPECJALISTYCZNYCH KATOWICE UL. JÓZEFOWSKA 6 TEL.: 0-32 253-94-72, 253-04-19			
INWESTOR	DOM POMOCY SPOŁECZNEJ UL. RZEMIEŚNICZA 9 42-400 ZAWIERCIE		
OBIEKT ADRES	DOM POMOCY SPOŁECZNEJ UL. RZEMIEŚNICZA 9 42-400 ZAWIERCIE		
TREŚĆ RYSUNKU	SYSTEM SYGNALIZACJI POŻARU	NR UMOWY	AS/1197
	RZUT II PIĘTRA - PLAN INSTALACJI	DATA OPR.	04-2017
PROJEKTOWAŁ	mgr inż. Piotr Mokwa upr. nr SLK/5193/PW0E/13	BRANŻA	ELEKTRYCZNA
		STADIUM	PW
		SKALA	1:100
		NR. RYS.	05

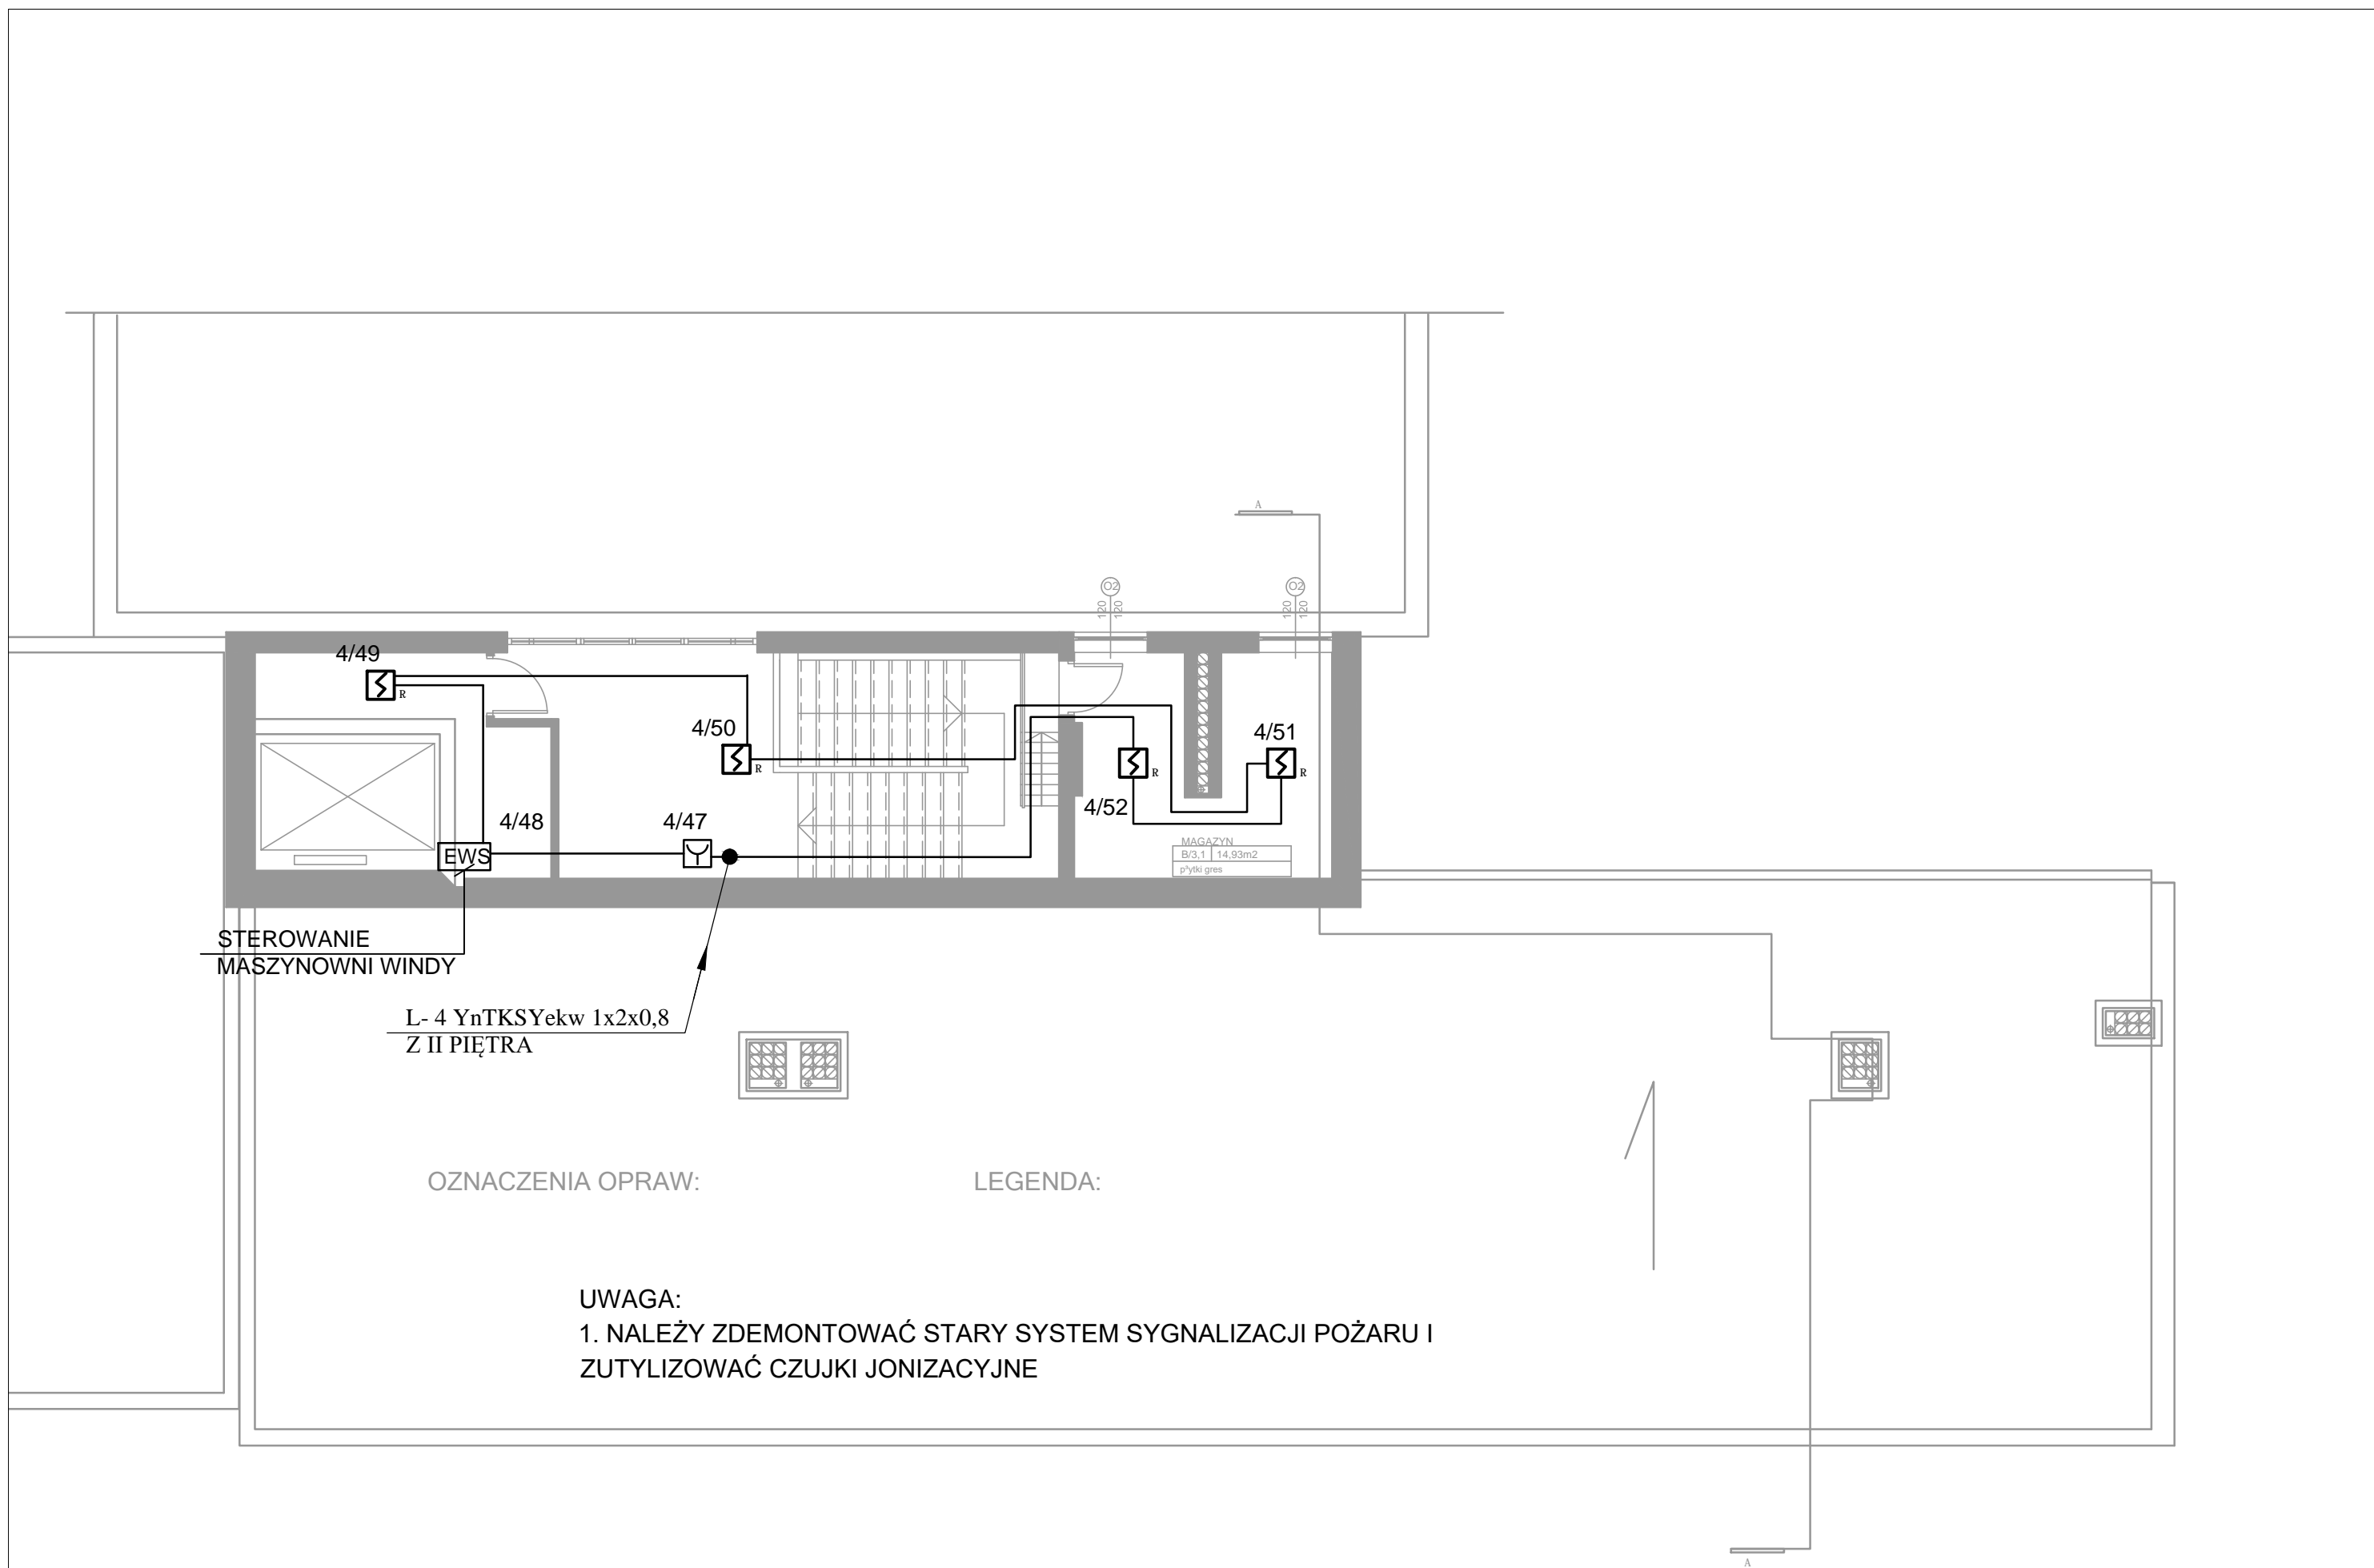

<b>ATOMSERVICE Sp. z o.o.</b> BIURO USŁUG SPECJALISTYCZNYCH KATOWICE UL. JÓZEFOWSKA 6 TEL: 0-32 253-94-72, 253-04-19			
INWESTOR	DOM POMOCY SPOŁECZNEJ UL. RZEMIEŚLNICZA 9 42-400 ZAWIERCIE		
OBIEKT ADRES	DOM POMOCY SPOŁECZNEJ UL. RZEMIEŚLNICZA 9 42-400 ZAWIERCIE		
TREŚĆ RYSUNKU	SYSTEM SYGNALIZACJI POŻARU	NR UMOWY	AS/1197
	RZUT III PIĘTRA - PLAN INSTALACJI	DATA OPR.	04-2017
		BRANŻA	ELEKTRYCZNA
PROJEKTOWAŁ	mgr inż. Piotr Mokwa upr. nr SLK/5193/PWOE/13	STADIUM	PW
		SKALA	1:100
		NR. RYS	06